

Legende

- Grenze Geltungsbereich B-Plan
- Abgrenzung Nutzung B-Plan
- Rigole
- geplante Grünfläche
- geplante Querneigung Straße









Höhensystem: HS160
Lagesystem: LS150

Nr.	Änderung	Name	Datum
a	Anpassung südliche Zufahrt und Übernahme Planänderung Gehweg	Preuß	06.02.23
b	Schnitte & Böschung Mulden eingefügt, Standort Trafo geändert	Preuß	12.04.23
c			

Auftraggeber:		Nicoma Immobilien GmbH Dehmbergstraße 7 39110 Magdeburg	
Projekt:		Entwässerungskonzept B-Plan 368-1C Kümmelsberg West	
Bezeichnung Plan:		Lageplan Entwässerung	
Planungsphase:		Entwässerungskonzept	
Datum: 24.10.2022		Maßstab:	
Plan: Preuß		1 : 1000	
Gez.: Preuß			
Geän.:			
Ingenieurvertrag:		24016	
Plan Nr.:		1	

Magdeburger Ingenieurbüro
für Wasserwirtschaft, Umwelttechnik und Infrastruktur GbR
Maybachstraße 1 - 39104 Magdeburg
Tel.: 0391/7331334 - Fax: 0391/7331335 - E-Mail: mib-md@gmx.de

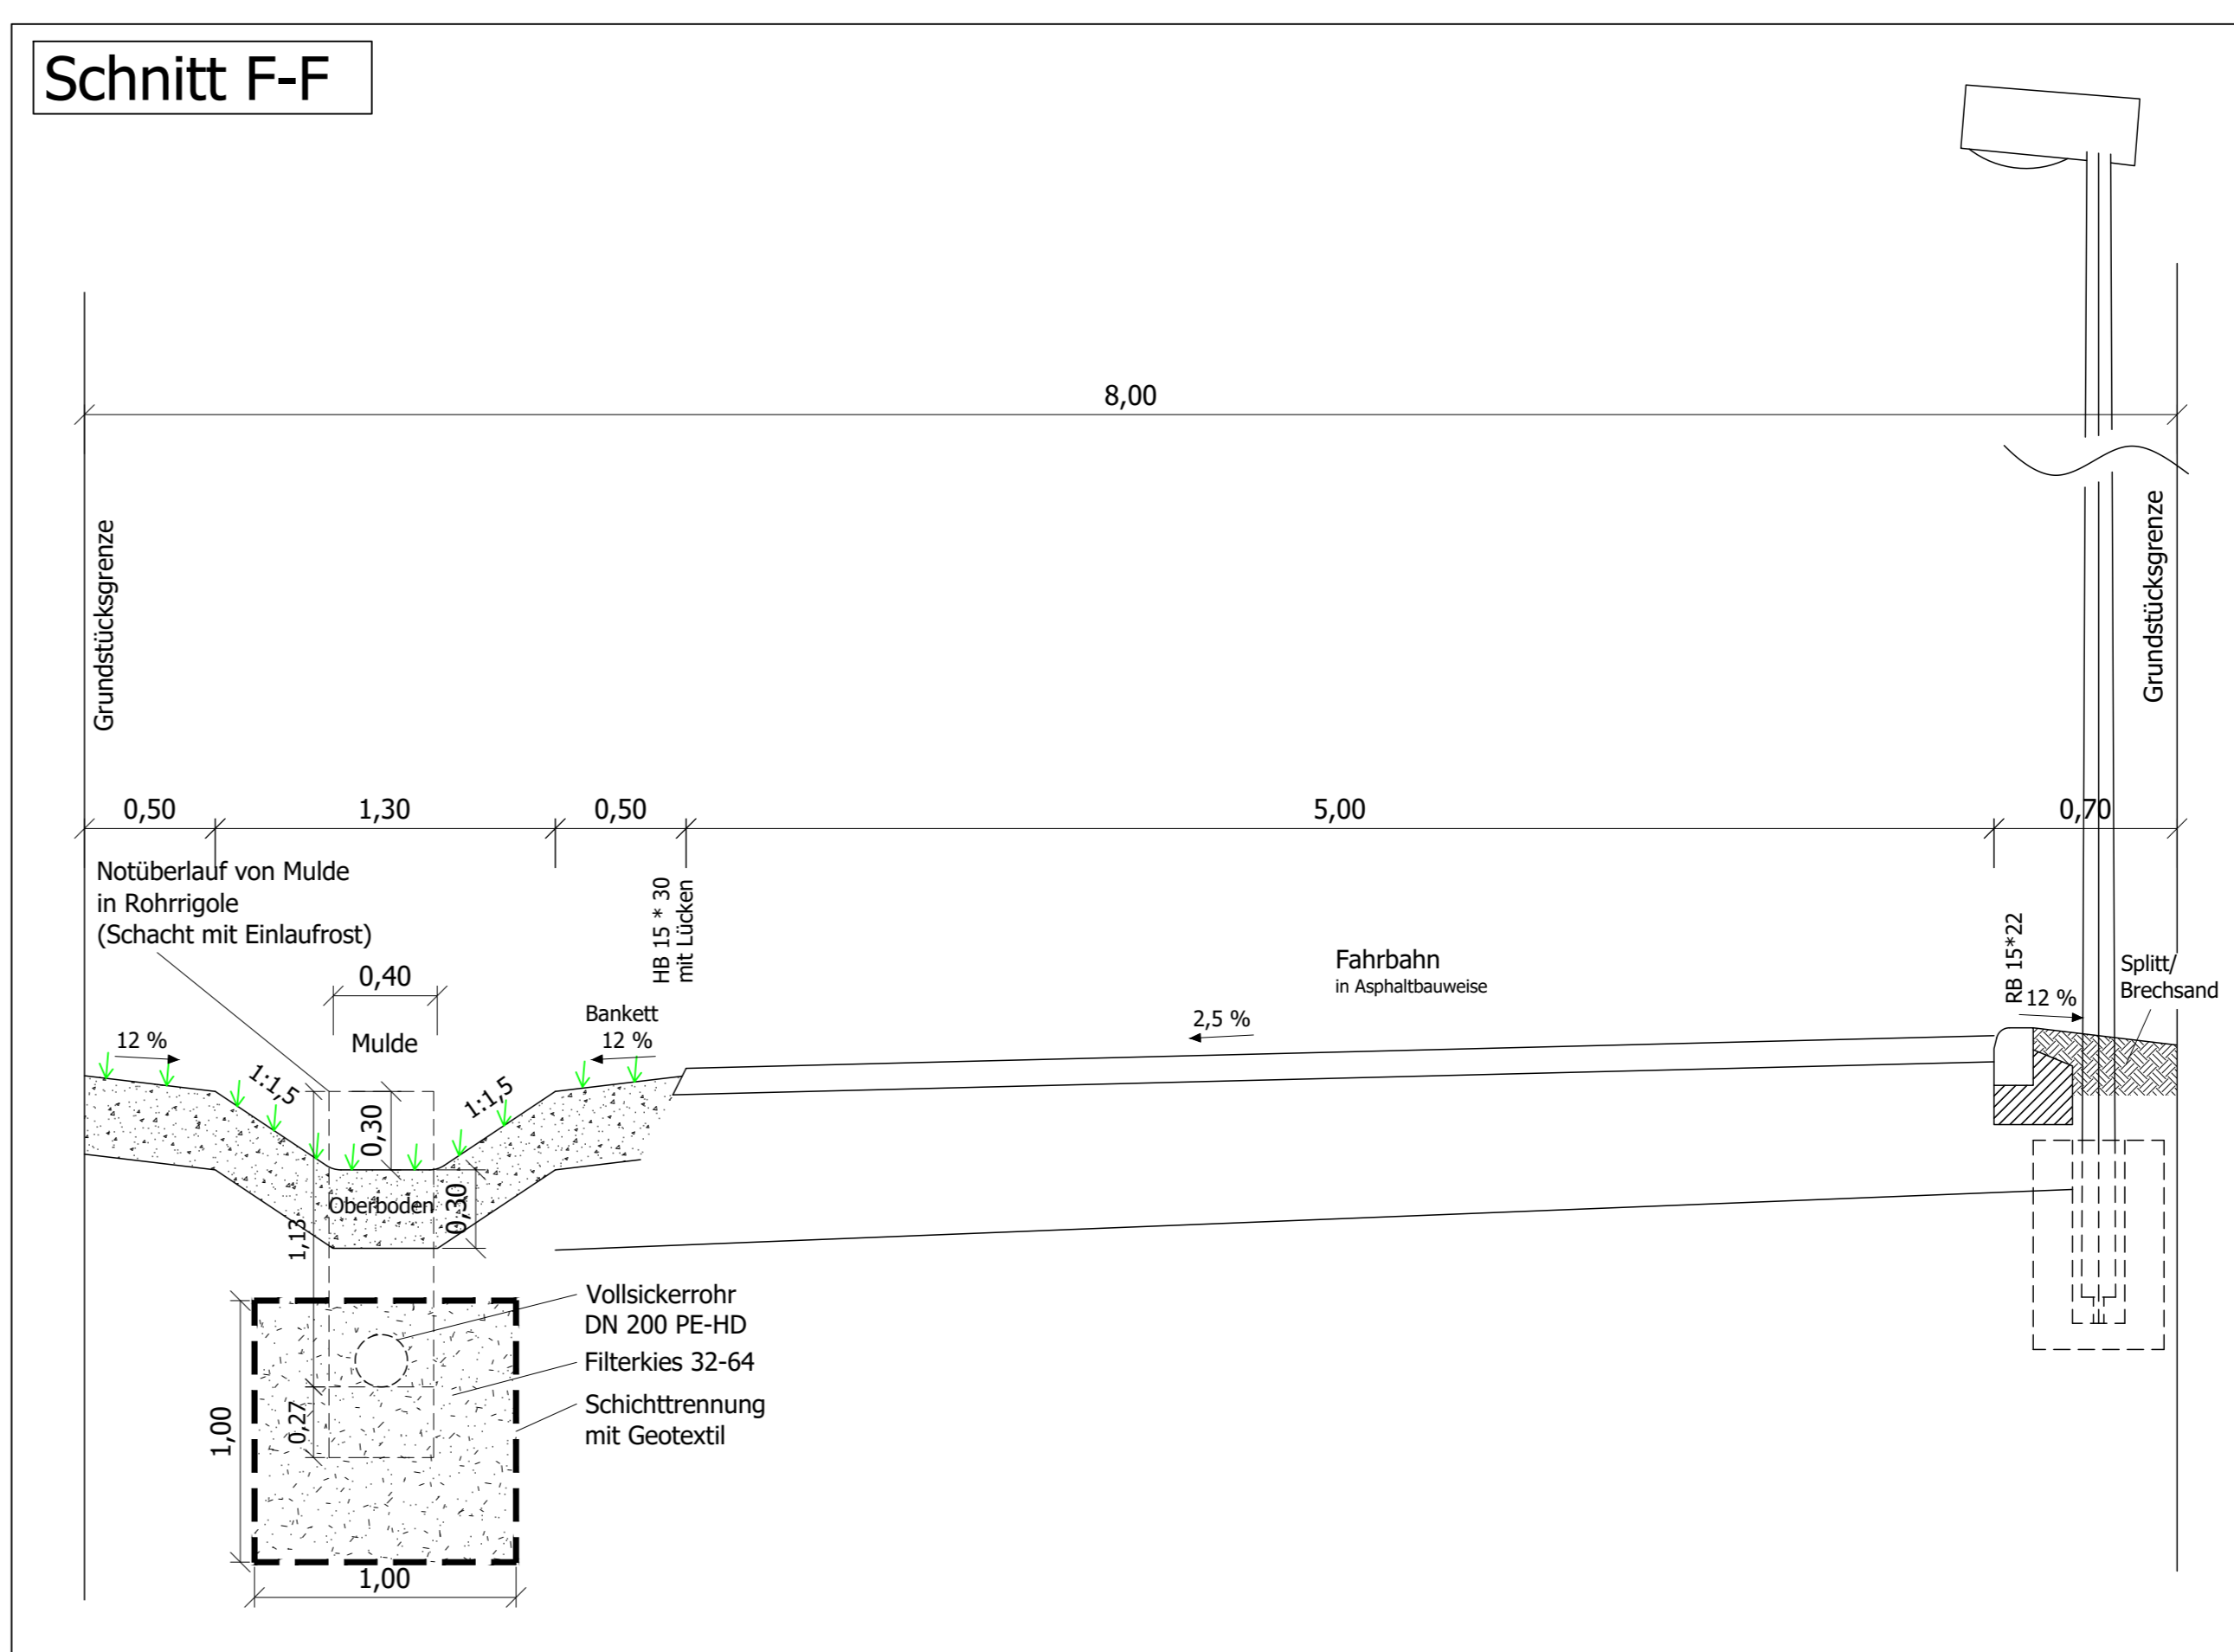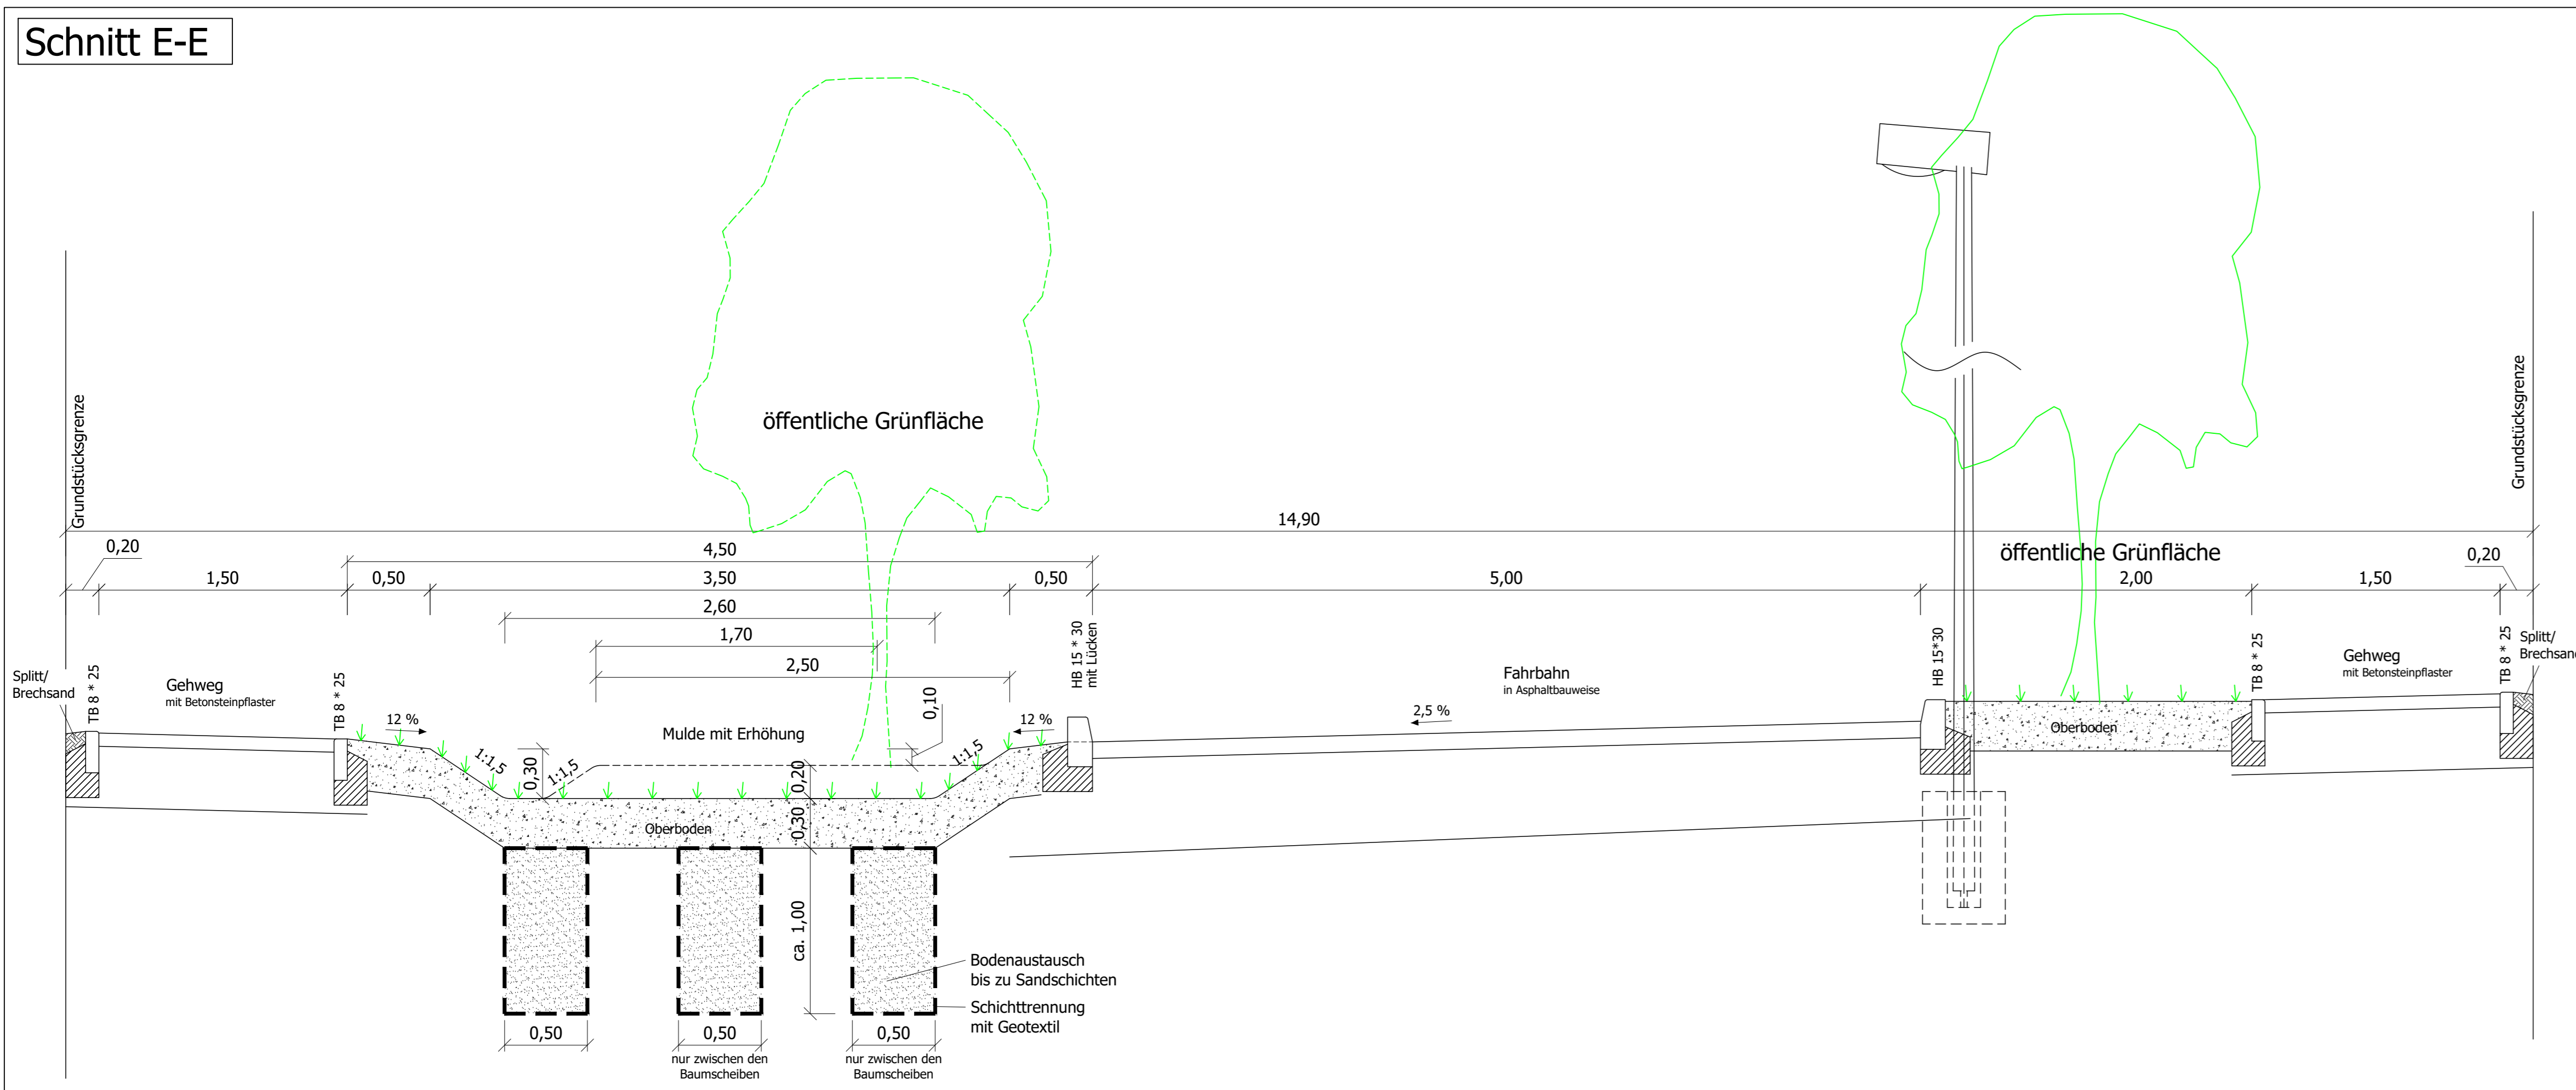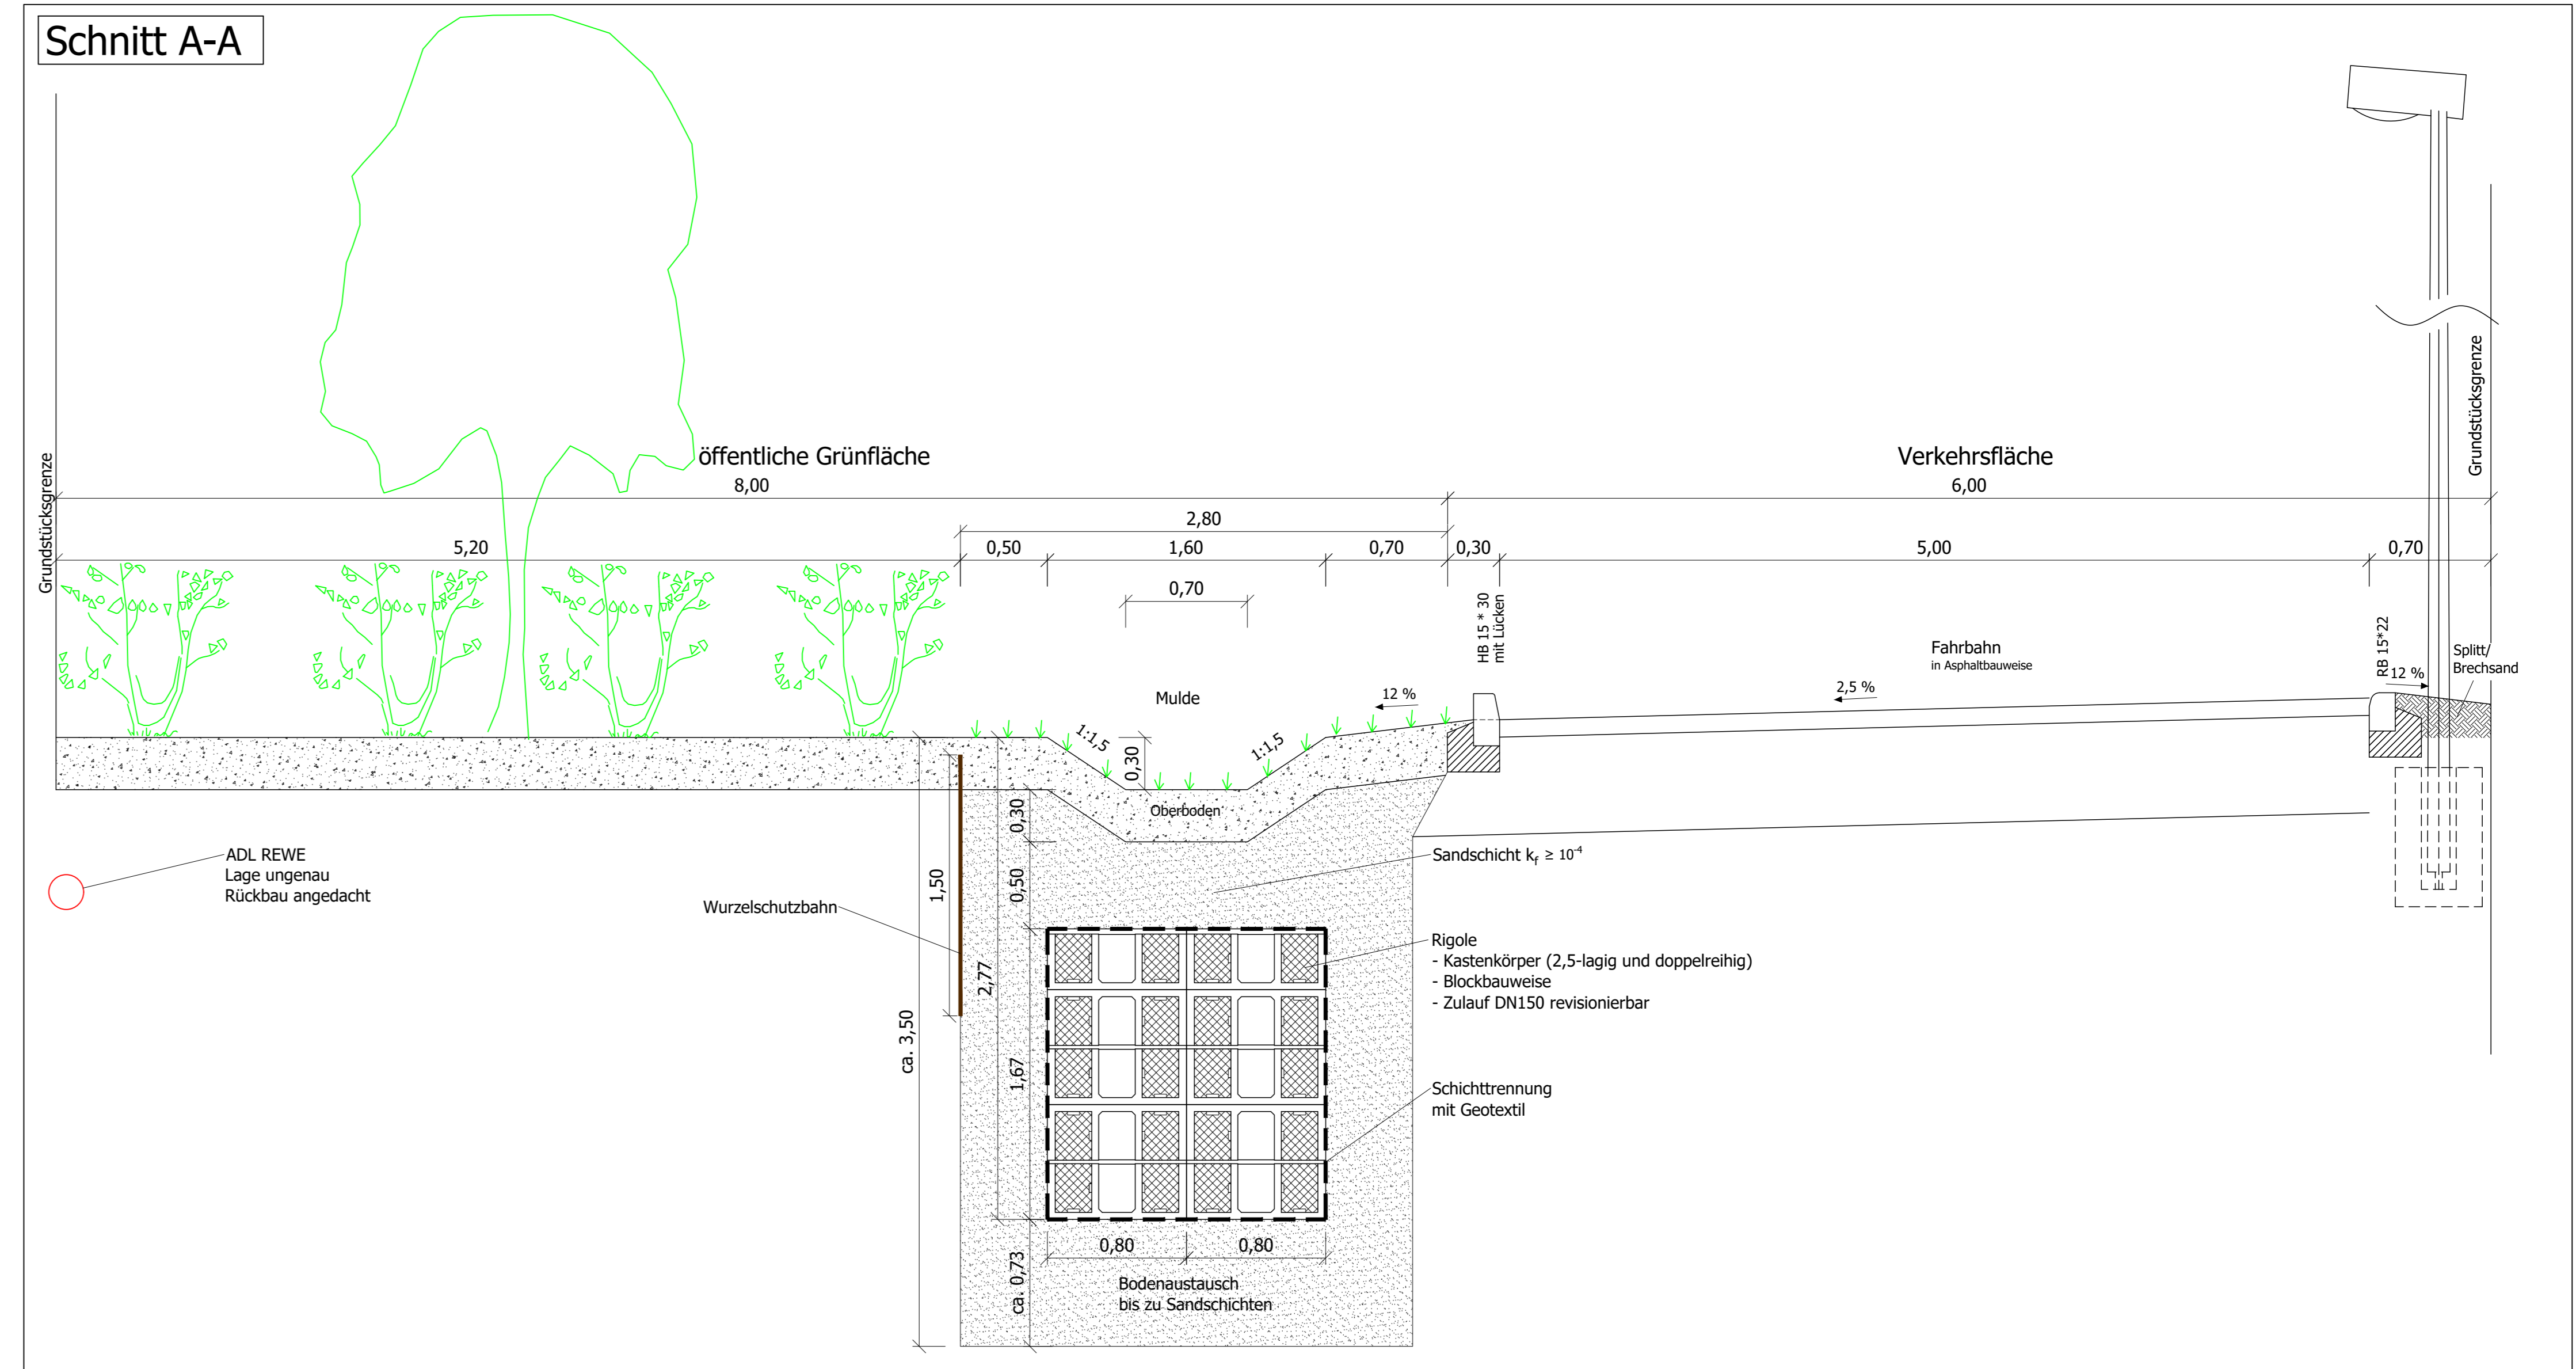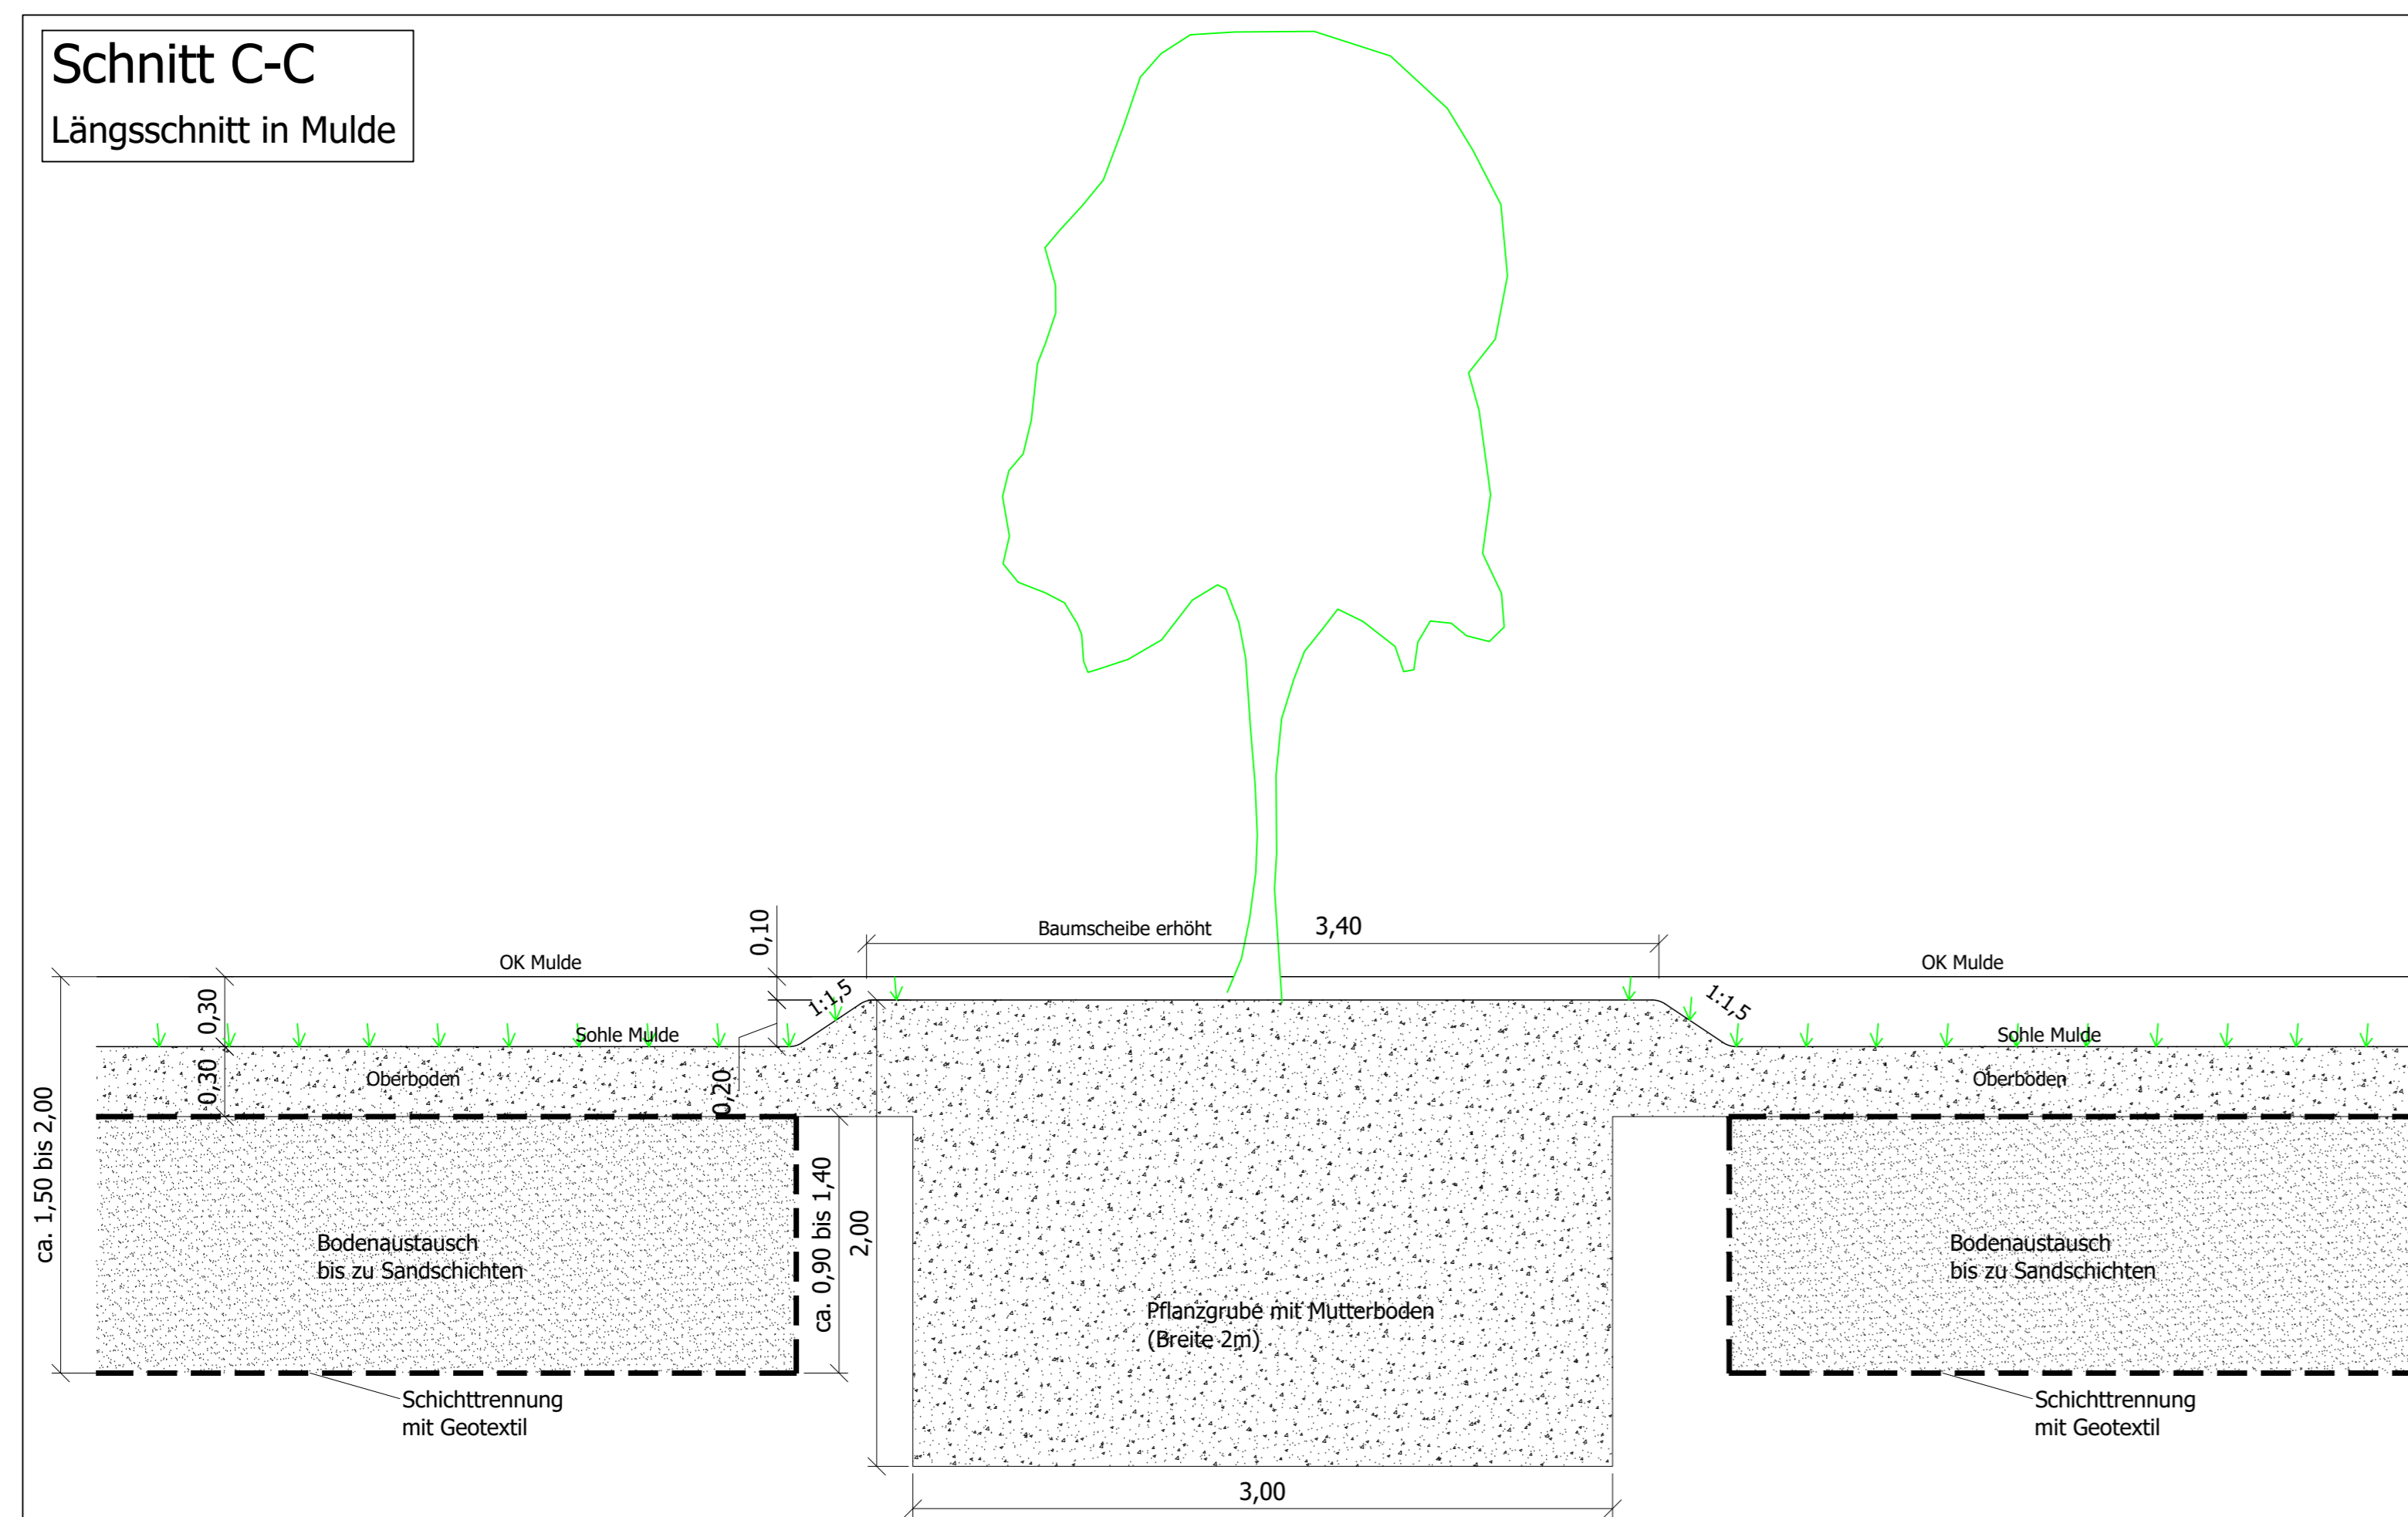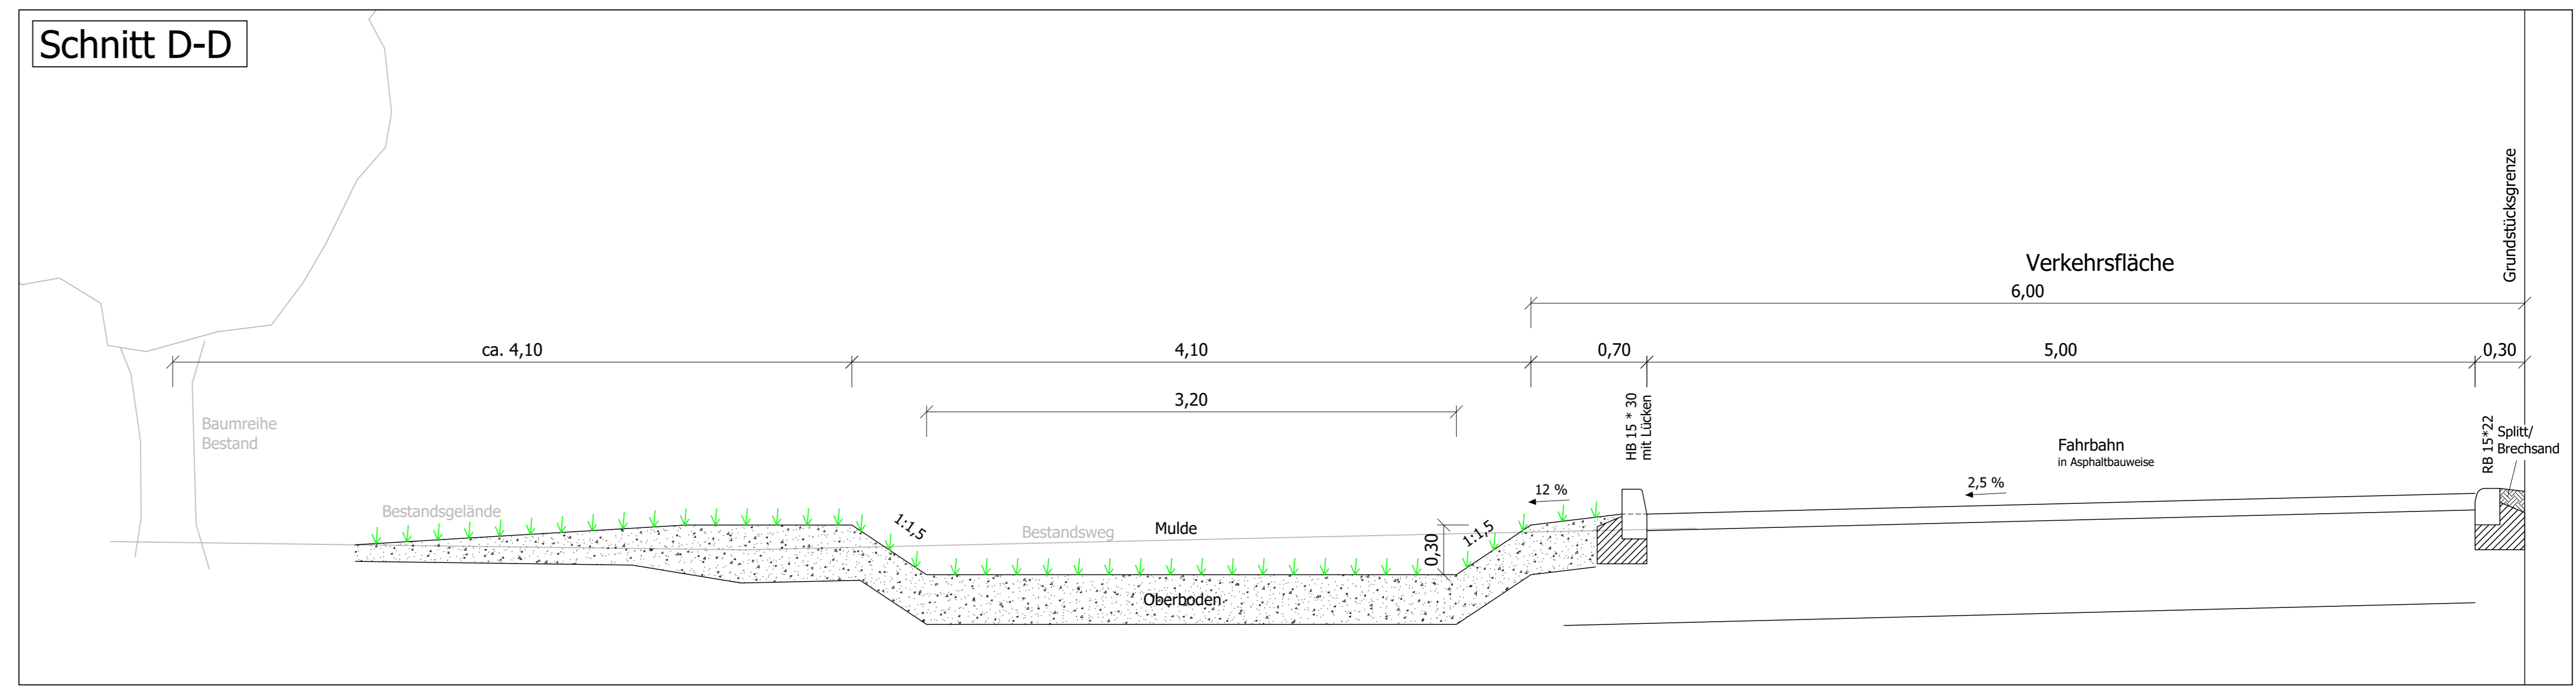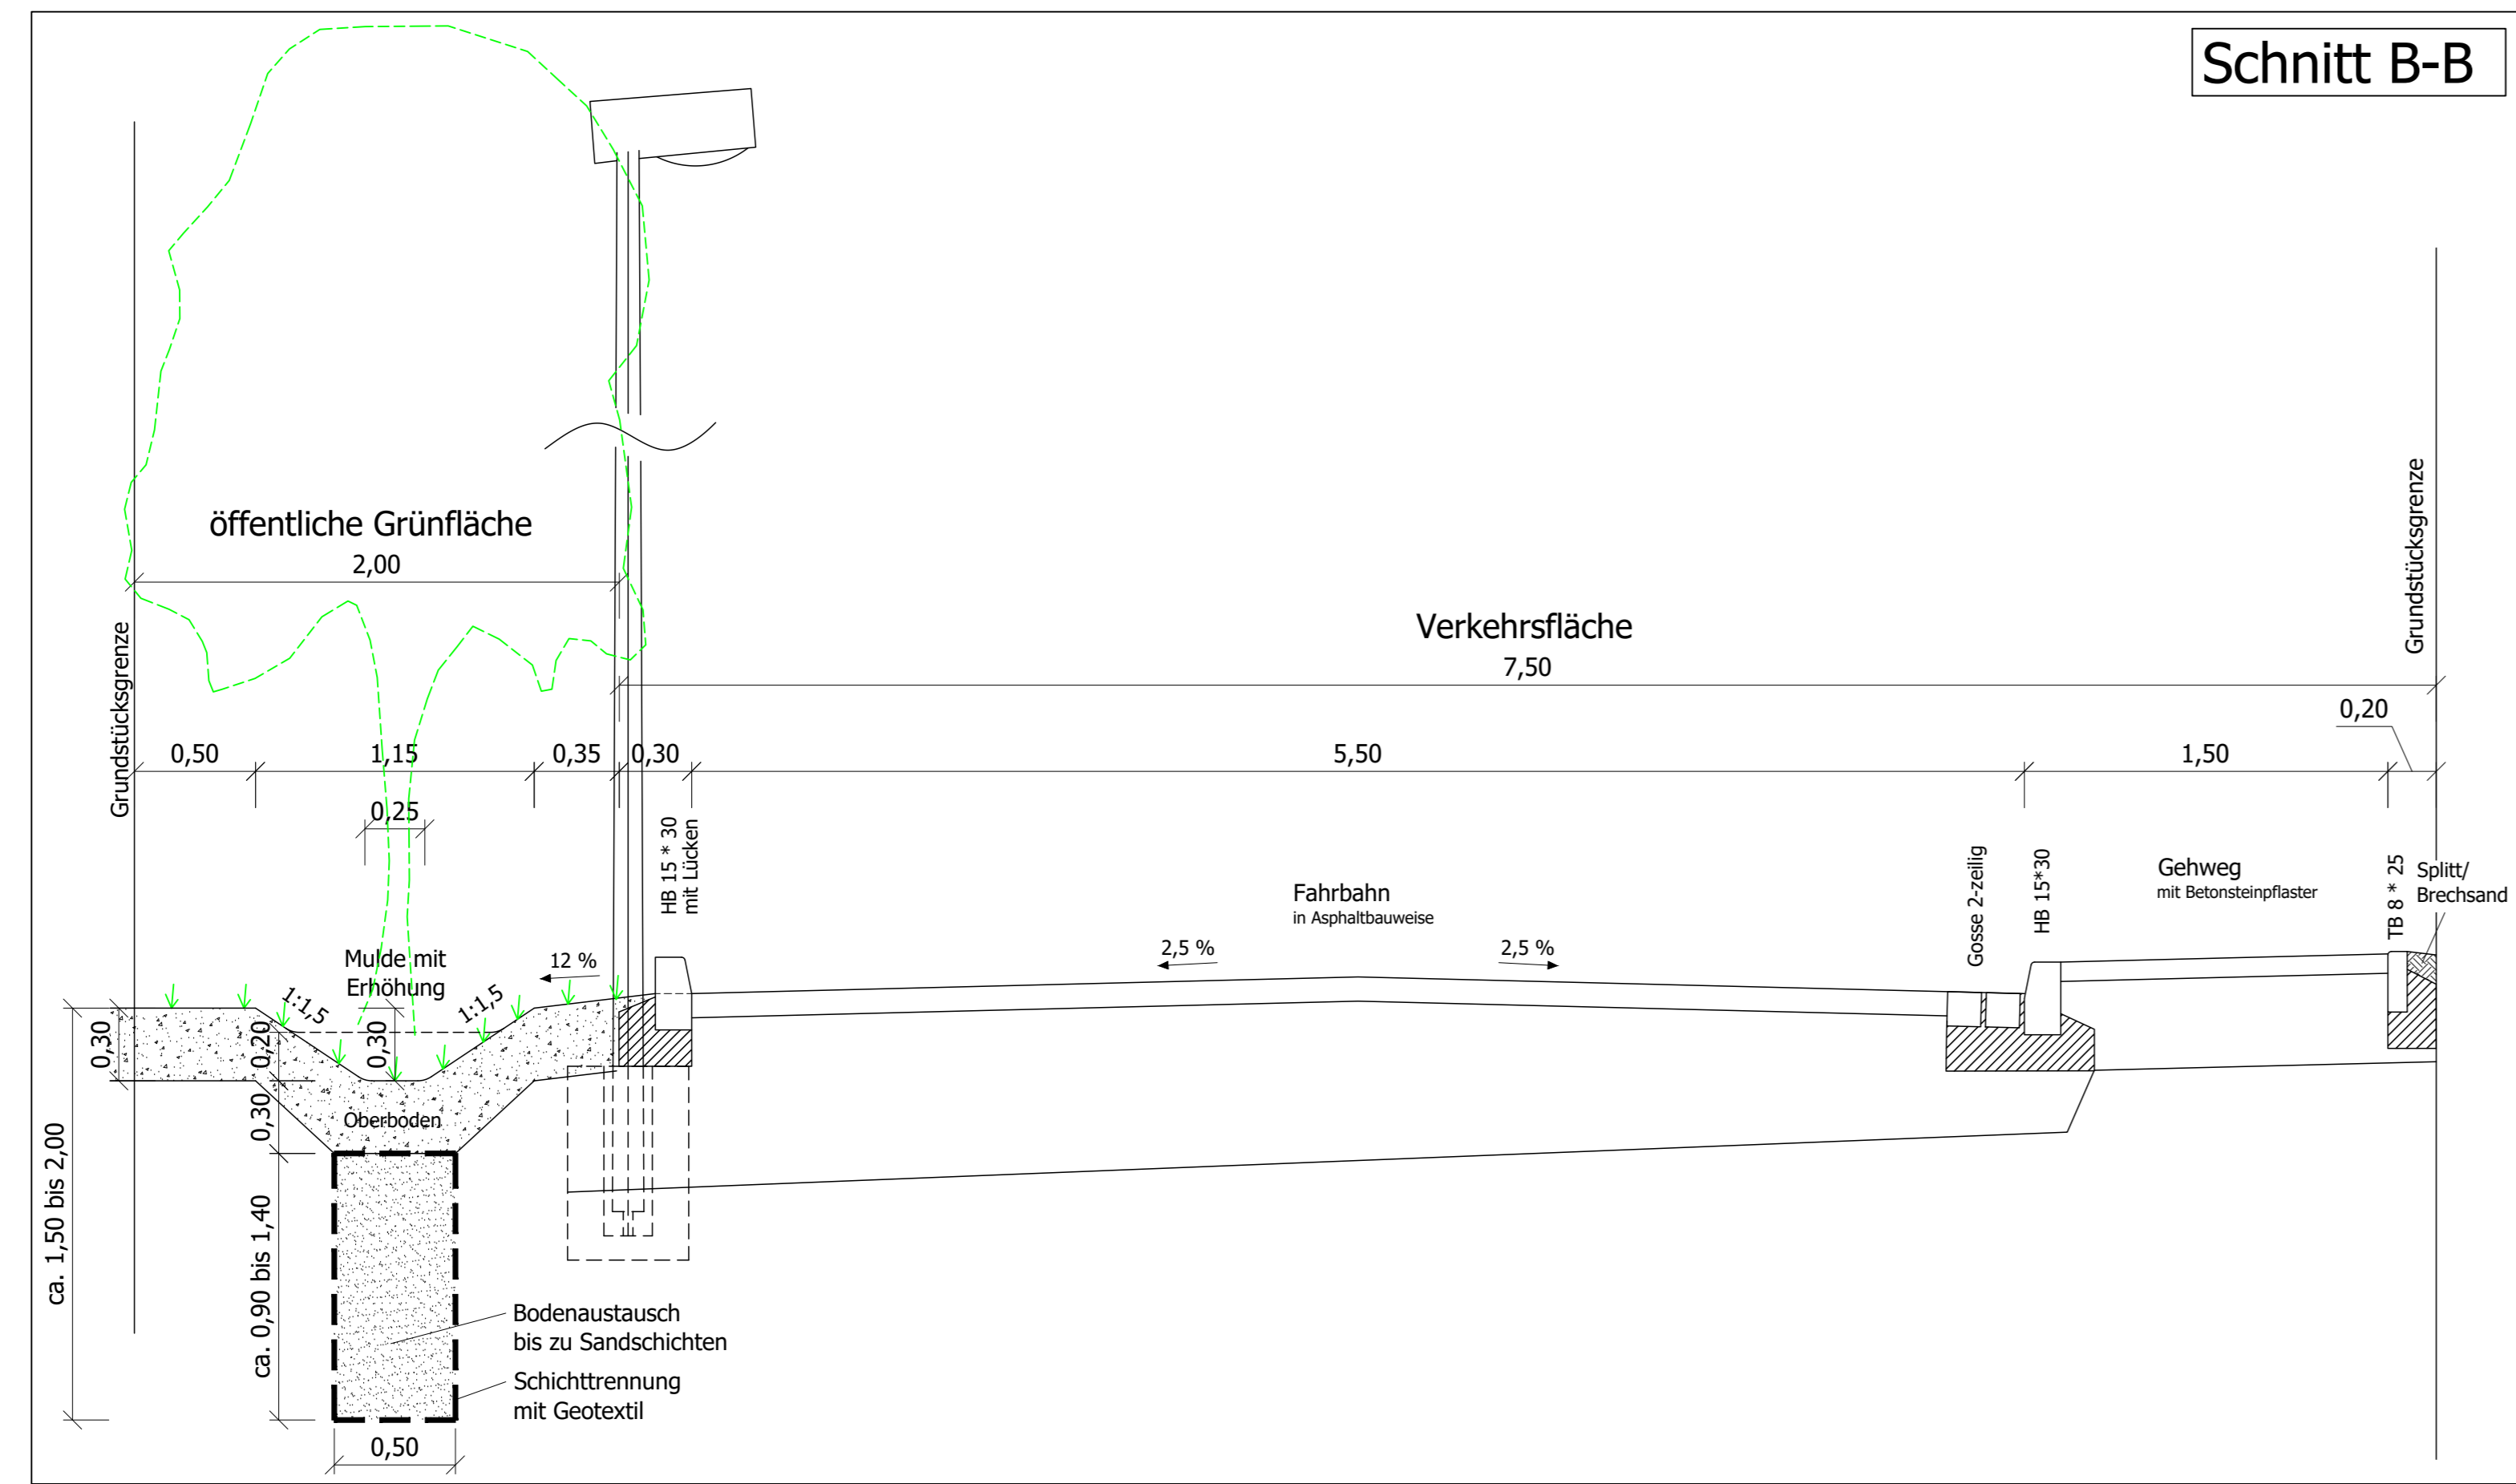

Nr.	Änderung	Name	Datum
a			
b			
c			

Nicoma Immobilien GmbH
Dehmbergstraße 7 39110 Magdeburg

Projekt: Entwässerungskonzept B-Plan 368-1C Kümmlersberg West

Bezeichnung Plan: Regelquerschnitte

Planungsphase: Entwässerungskonzept

Datum: 12.04.2023

Plan: Preuß

Geot.: Preuß

Gebl.:


Ingenieurvertrag: 24016

Plan Nr.: 2


Masstab: 1 : 25

MIB Magdeburger Ingenieurbüro
für Wasserwirtschaft, Umwelttechnik und Infrastruktur GbR
Maybachstraße 1 - 39104 Magdeburg
Tel.: 0391/7331334 - Fax: 0391/7331335 - E-Mail: mib-md@gmx.de


Schnitt H-H (M 1:25)
Längsschnitt

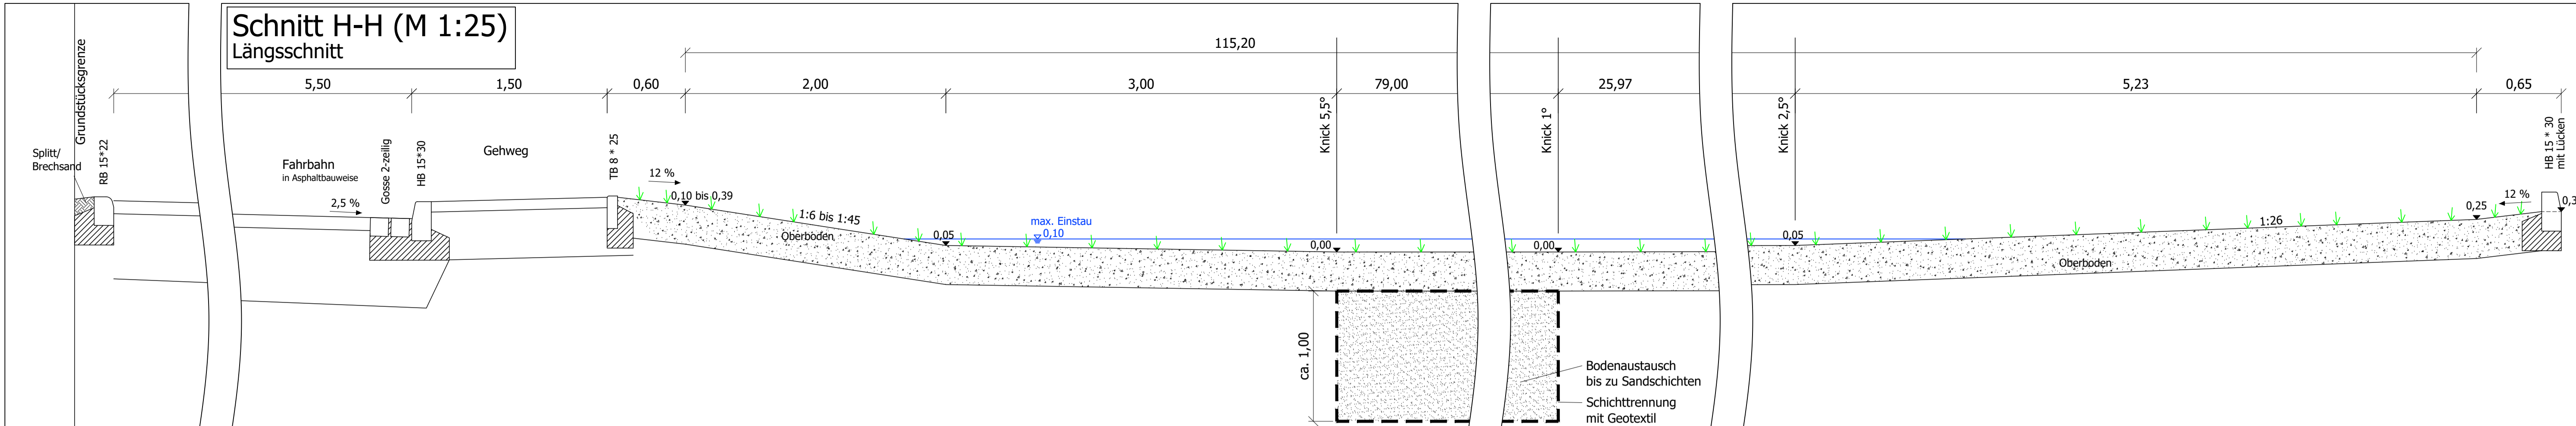

Schnitt G-G (M 1:25)

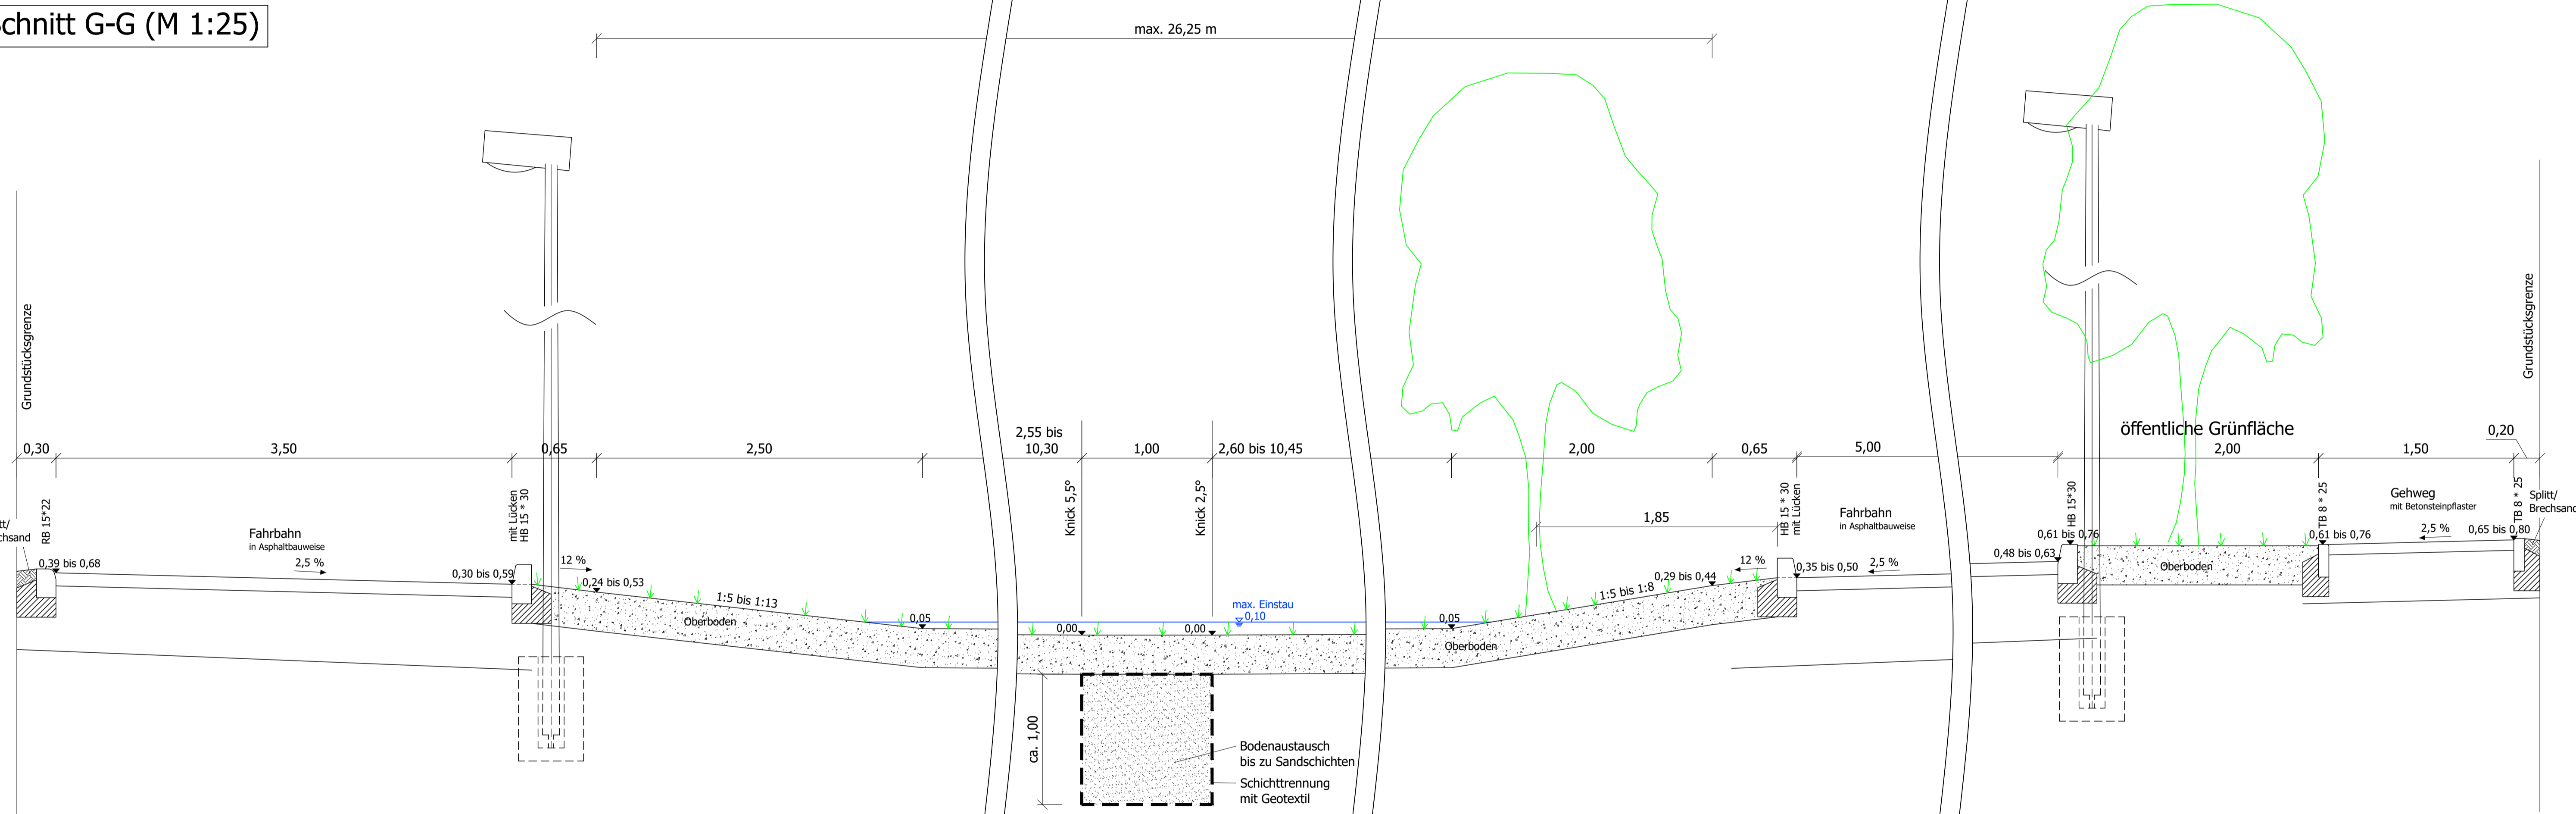

Lageplan (M 1:250)

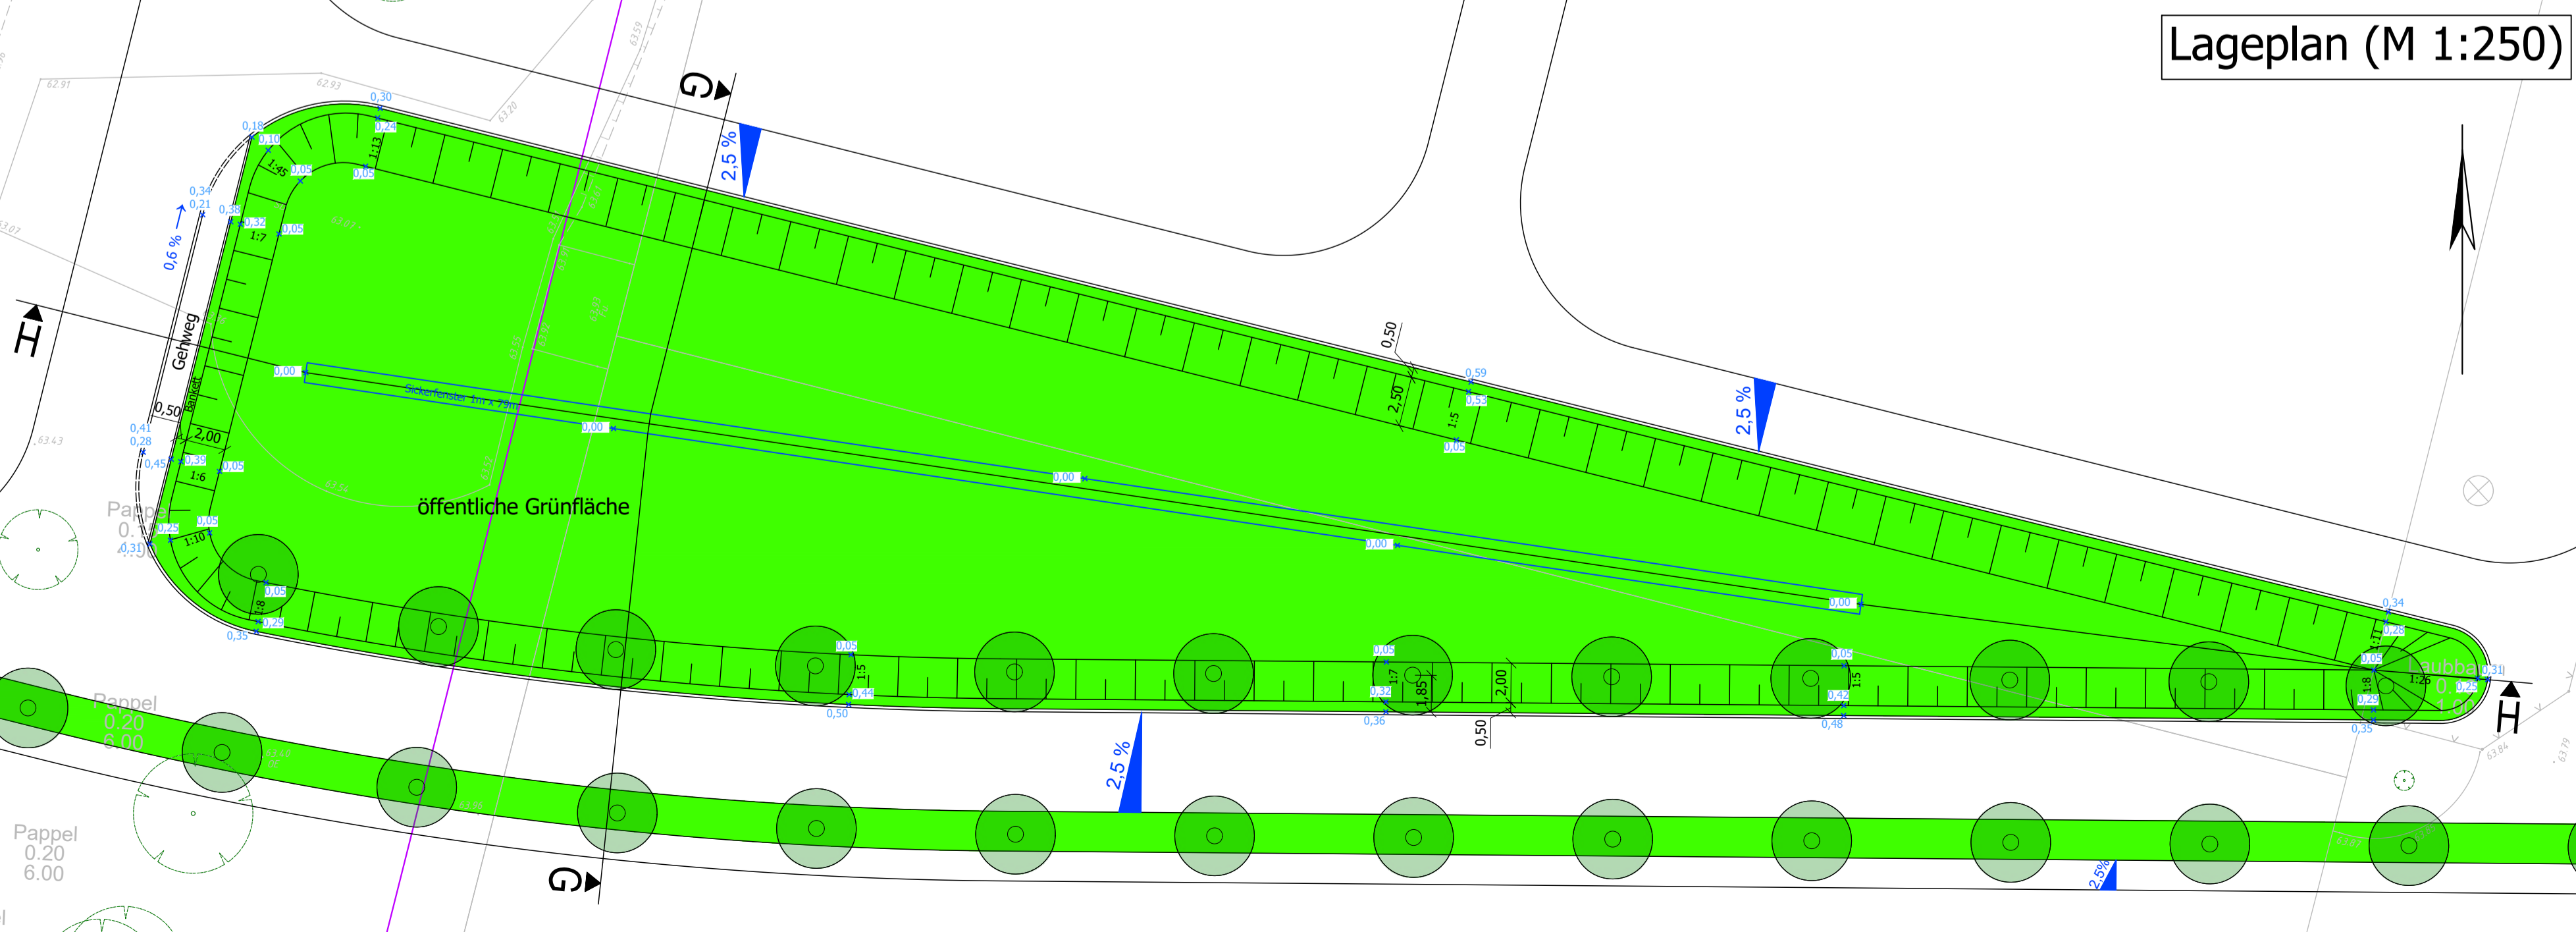

Die absolute Höhe für 0,00 wird mit der Höhenplanung der Straßen im Rahmen der Erschließungsplanung festgesetzt.
Höhensystem: HS160
Lagesystem: LS150

Nr.	Änderung	Name	Datum
a			
b			
c			

Auftraggeber: Nicoma Immobilien GmbH Dehmburgstraße 7 39110 Magdeburg	
Projekt: Entwässerungskonzept B-Plan 368-1C Kümmelsberg West	Ingenieurvertrag: 24016
Bezeichnung Plan: Detail Versickerungsbecken	Plan Nr.: 3
Planungsphase: Entwässerungskonzept	Maßstab: 1:250

MIB Magdeburger Ingenieurbüro
für Wasserwirtschaft, Umwelttechnik und Infrastruktur GbR
Maybachstraße 1 - 39104 Magdeburg
Tel.: 0391/7331334 - Fax: 0391/7331335 - E-Mail: mib-md@gmx.de